



PIANTA PIANO TERRA - scala 1:100

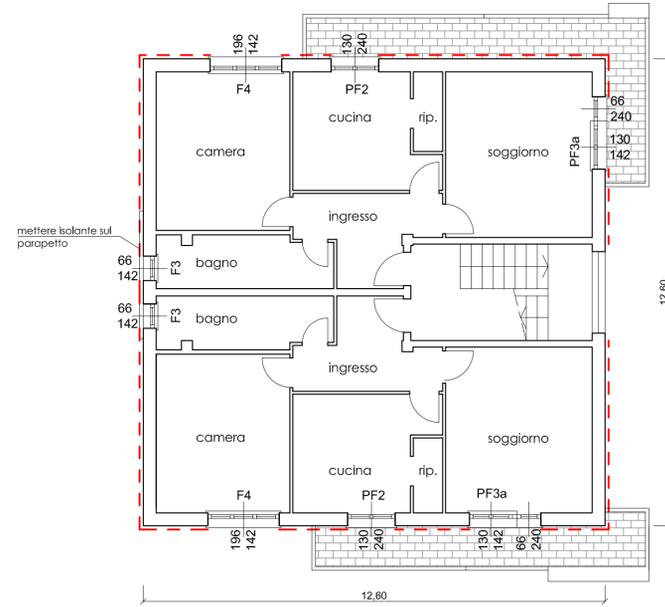

PIANTA PIANO PRIMO - scala 1:100

**LEGENDA**


- sistema a cappotto
- tubazione gas  
(staccare dalla parete a carico della ditta 2 i rete gas spa per la posa del sistema a cappotto)
- pluviali da spostare al di fuori dei balconi  
(n.b. tutti i pluviali saranno da sostituire e staccare dalla parete per la posa del sistema a cappotto)

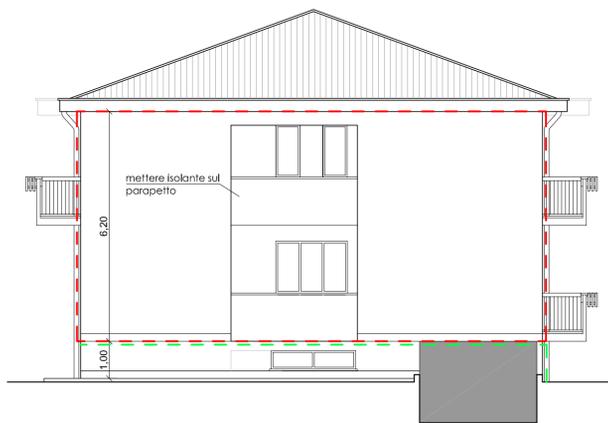

PROSPETTO NORD - scala 1:100



PROSPETTO OVEST - scala 1:100

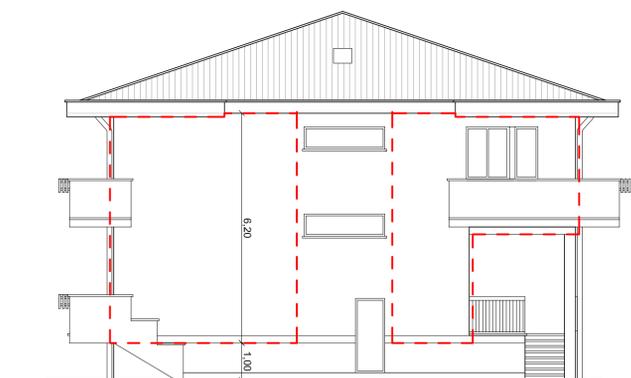

PROSPETTO SUD - scala 1:100



PROSPETTO EST - scala 1:100



REGIONE LIGURIA  
STAZIONE UNICA APPALTANTE REGIONALE  
SEZIONE A.R.T.E. SAVONA



**RIQUALIFICAZIONE ENERGETICA  
3 FABBRICATI DI ERP - PROPRIETA' ARTE SAVONA**  
Via Moneta civici 20 - 22 - 24/26 - Millesimo (SV)  
FONDI "FESR"

**PROGETTO ESECUTIVO**

Il RESPONSABILE DEL PROCEDIMENTO:  
geom. Maurizio Noli

Il Progettista:  
arch. Alessandra Rossi

**TAVOLA:**  
Civ. 22 (Palazzina "C")  
Piante, Prospetti  
stato attuale e progetto

**3/6**

DATA: Settembre 2018

SCALA: 1:100