



PIANTA PIANO TERRA - scala 1:100



PIANTA PIANO TIPO - scala 1:100

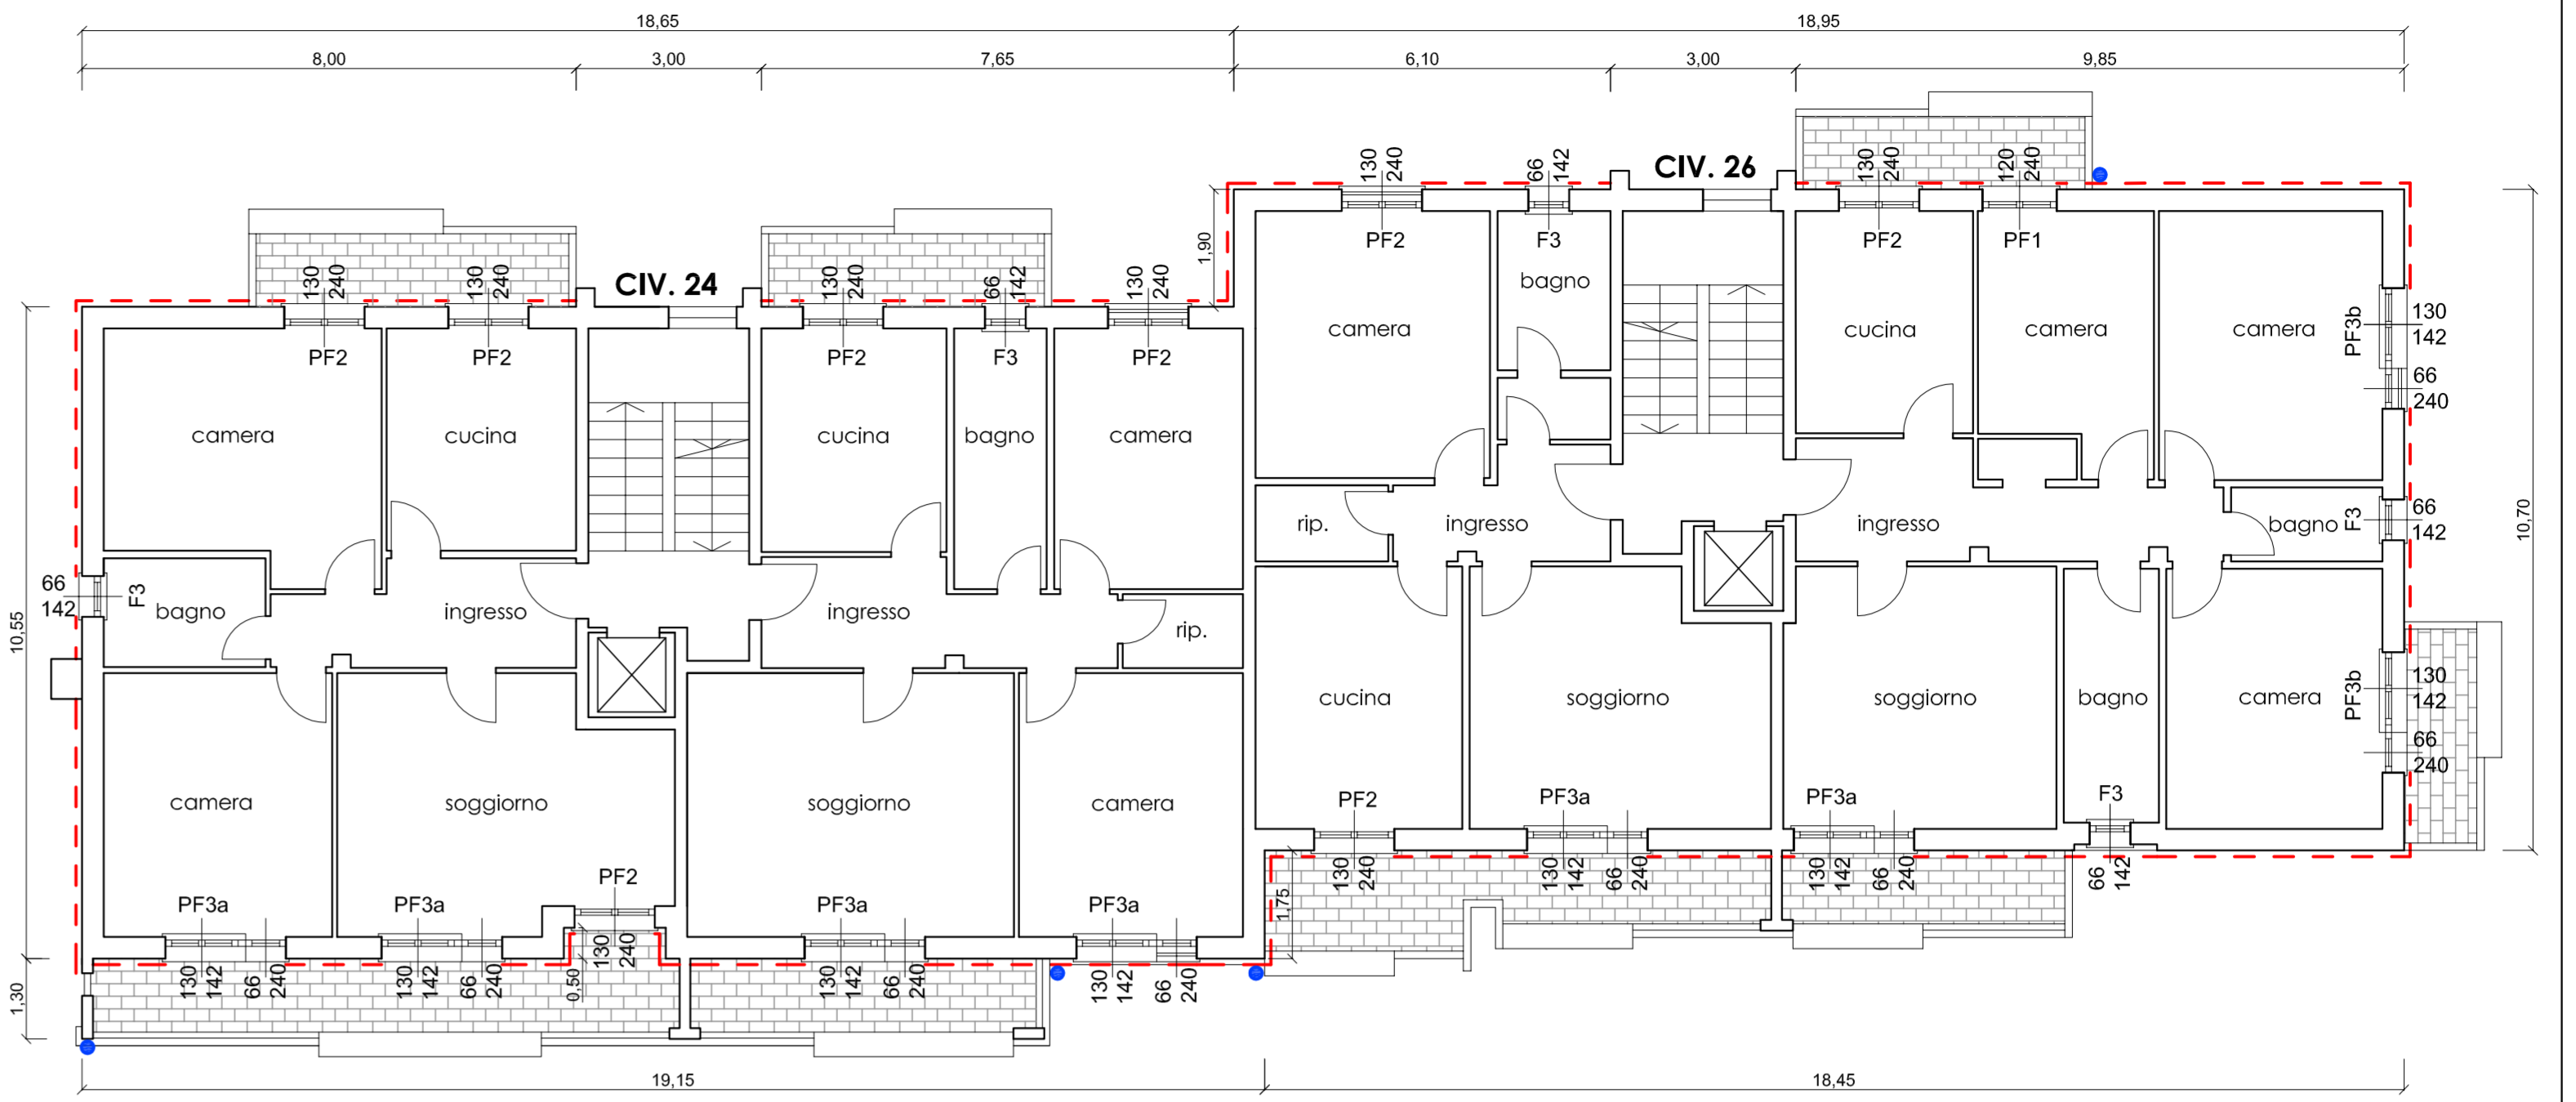


PROSPETTO OVEST - scala 1:100

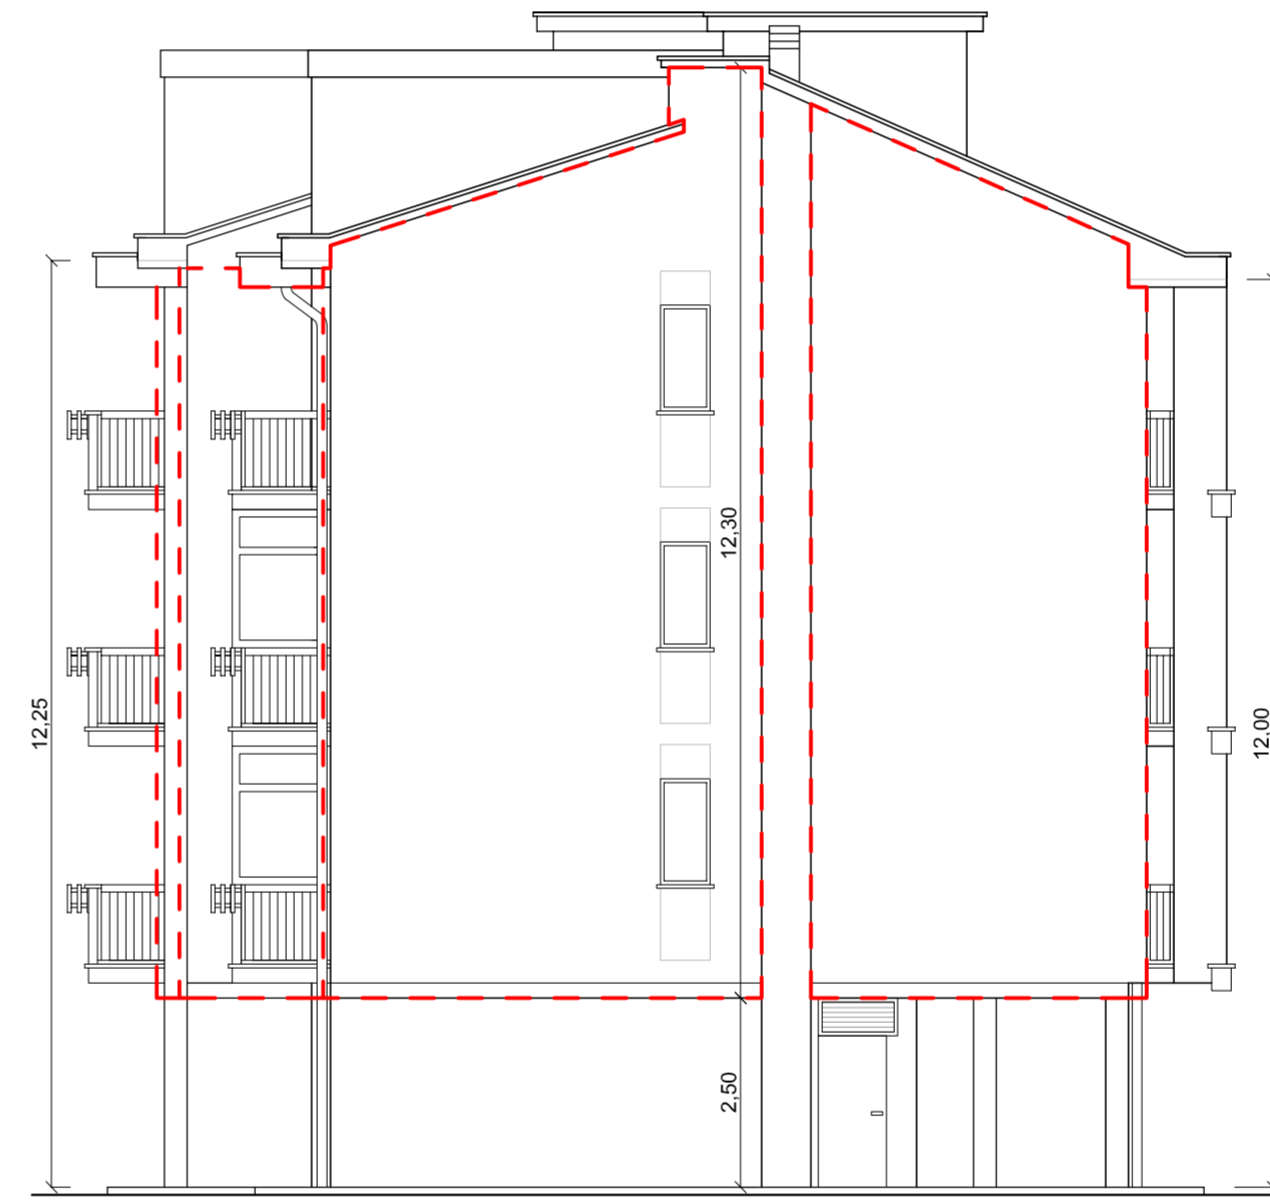

PROSPETTO NORD - scala 1:100



PROSPETTO EST - scala 1:100

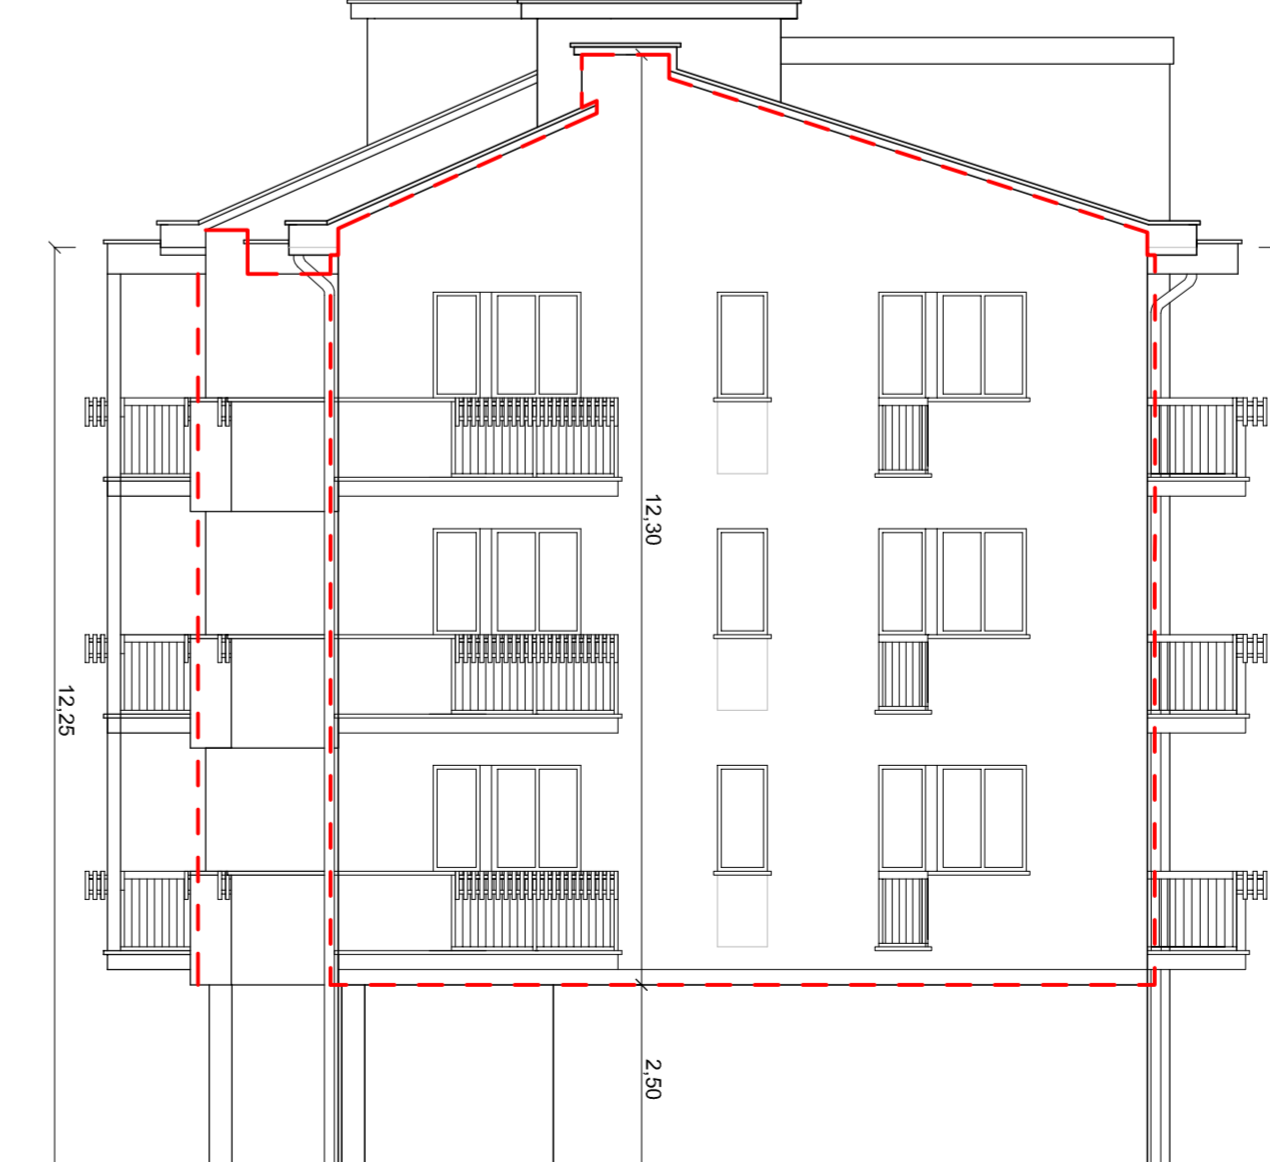

PROSPETTO SUD - scala 1:100

LEGENDA

- sistema a captoppo
- tubazione gas (staccare dalla parete a carico della ditta 2 i rete gas spa per la posa del sistema a captoppo)
- pluviali da spostare al di fuori dei balconi (n.b. tutti i pluviali saranno da sostituire e staccare dalla parete per la posa del sistema a captoppo)



REGIONE LIGURIA
STAZIONE UNICA APPALTANTE REGIONALE
SEZIONE A.R.T.E. SAVONA



**RIQUALIFICAZIONE ENERGETICA
3 FABBRICATI DI ERP - PROPRIETA' ARTE SAVONA**
Via Moneta civici 20 - 22 - 24/26 - Millesimo (SV)
FONDI "FESR"

PROGETTO ESECUTIVO

Il RESPONSABILE DEL PROCEDIMENTO:
geom. Maurizio Nelli

Il Progettista:
arch. Alessandra Rossi

TAVOLA:
Civ. 24-26 (Palazzina "A")
Piante, Prospetti
stato attuale e progetto

4/6

DATA:
Settembre 2018

SCALA:
1:100